

電氣圖例

圖例	說明	裝置位置
☑	電燈開關箱 2mm厚鐵板製並內外烤漆兩次依台電規定施工	離地 220cm處
☒	電力配電箱 2mm厚鐵板製並內外烤漆兩次依台電規定施工	離地 200cm處
☑	三相電錶箱(若置設於屋外必需採用不鏽鋼箱體製)	
☑	錶前封印,厚度 1.6mm以上.	
☒	隱藏式電風扇 220V	
☒	T-BAR燈 (T5 14W*4) 220V	
☑	筒燈 PL 27W 220V	
☑	抽風機 220W	
☑	緊急照明燈出線口	
☑	避難方向指示燈出線口	
☒	出口指示燈出線口	
☒	雙聯暗式插座(附接地三孔型) 125V 15A	離地 30cm處
☒	洗衣機專用插座(附接地三孔型) 125V 20A	
☒	廚房專用插座(附接地三孔型) 125V 20A	
☒	冷氣專用插座(附接地三孔型) 250V 20A	
S	單切暗式開關 220V 20A	
S <sub>3</sub>	三路暗式開關 220V 20A	
□	三速開關	
—	無熔絲斷路器	
—	漏電,過載保護兼用型斷路器 0.1sec.30mA 以內動作	
☐	接地測試箱 1.6mm 烤漆鐵板製,測試端子(平面門扣) 45WX35HX15Dcm	
○	接地銅棒 3/4"X10"	


一般說明

說明
1.本工程須按經濟部頒“屋內外線路裝置規則”為施工標準.
2.本工程接地方式依內規規定採設備與系統共同接地,接地電阻 R<50 屬責任施工.
3.應加裝漏電斷路器 ELB之場所,請依內規第一章第十一節辦理,屬責任施工.
4.施工時,所有幹管線徑大小,回路數依單線圖及負載表上所示為施工標準.
5.本工程設戶標準,應參考台電營業股相關規定辦理.
6.本工程各戶迴路 NFB IC值應參考計算書結果負責任施工.
7.本工程由電機技師事務簽證負責,台電公司基於協助用戶加速供電之服務立場,僅就設計能否與台電電力系統配合等項目加以檢討查對.
8.配電箱動力控制箱等按台電規定施以接地.
9.電燈電具插座對地電壓超過150V應依內規第8條規定施工.
10.供電方式及電壓 3ø3W 220V.
11.無熔絲開關採用 CNS/ISO製品.

工程概要	
1 起造人	-
2 用電地號	-
3 建築物用途	復健中心
4 樓棟戶數	1棟 地上1層 地下0層 1戶
5 總樓地板面積	- 平方公尺
6 建造執照	-
7 設戶概況	3ø3W 220V 1戶

圖號索引	
E-01	圖例說明、圖號索引、工程概要、位置圖
E-02	電表箱單線圖、裝置詳圖、昇位圖、負載表
E-03	動力、插座配置平面圖
E-04	照明配置平面圖

樓層	配電箱代號	供電方式	戶數	用電範圍	用電用途	設備容量(KVA)	契約容量
1F	P	3ø3W 220V	1	獨立	復健中心 燈:23.78KVA 熱:45KW 力:1HP 計: 69.78 KVA		錶燈

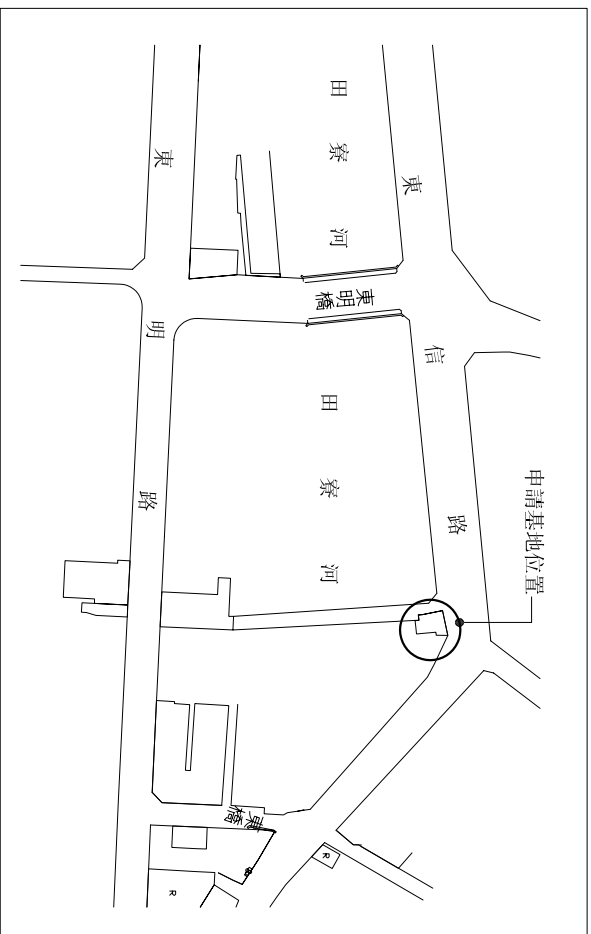

位置圖  
A1:1/50  
A3:1/100

修正 REVISIONS	日期 DATE	說明 DESCRIPTIONS	校核 APPROVED BY	繪圖 DRAWN BY	核對 CHECKED BY	比例尺 SCALE	日期 DATE	NIS

方之圓室內裝修設計有限公司  
Fang-Yuan Interior Design

藥癮者復健中心整修工程  
圖例說明、圖號索引、工程概要、位置圖

圖號 DRAWING NO. E-01  
張號 SHEET NO. /  
契約號 JOB NO.